




一般用給水工事（臨時用給水からの改造）　＜記入例＞

|                                                  |          |     |       |          |                  |
|--------------------------------------------------|----------|-----|-------|----------|------------------|
| <div>給水装置工事しゅん工図</div> <div>(配管図及び材料表)</div>     |          |     |       | 部屋（宅地）番号 | ①                |
| <div>水栓</div> <div>共用管 番 号</div> <div>給水引込</div> |          |     |       | 指 定 業 者  | ② 上水道設備㈱         |
| <div>③</div> <div>12345</div>                    |          |     |       | 主任技術者    | ④ 上水道 太郎         |
| 縮 尺                                              | ⑤ 1 : 〇〇 | 図 番 | ⑥ 1/1 | 工 事 場 所  | ⑦ 和泉市〇〇町五丁目4番11号 |

### 給水管引込工事 <記入例>


|                                                   |          |     |          |            |                  |
|---------------------------------------------------|----------|-----|----------|------------|------------------|
| <div>給水装置工事しゅん工図</div> <div>(配管図及び材料表)</div>      |          |     | 部屋（宅地）番号 | ①          |                  |
| <div>水 栓</div> <div>共用管 番 号</div> <div>9876</div> |          |     | 指 定 業 者  | ② 上水道設備(株) |                  |
| <div>給水引込</div>                                   |          |     | 主任技術者    | ③ 上水道 太郎   |                  |
| 縮 尺                                               | ④ 1 : 〇〇 | 図 番 | ⑤ 1/1    | 工 事 場 所    | ⑥ 和泉市〇〇町五丁目4番11号 |

| 名 称       | 色 (線 種)      | 凡 例                                                                                 |
|-----------|--------------|-------------------------------------------------------------------------------------|
| 新 設 給 水 管 | 赤(実線)        |  |
| 既 設 給 水 管 | 黒(実線)        |  |
| 撤 去 給 水 管 | 黒(実線の上に赤ハッチ) |  |
| 既 設 配 水 管 | 黒(破線)        |  |
| 貯 水 槽 以 下 | 緑            |  |

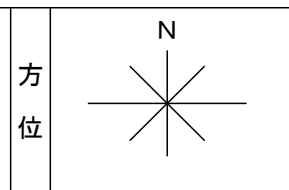[illegible]

(配水管分岐から第一止水栓まで)

- ① 水栓番号、共用管番号、給水引込番号  
がある場合は記入（既設水栓権利がある場合など）
- ② 縮尺を記入
- ③ 図面番号を記入  
（例：図面が3枚ある場合は1/3、2/3、3/3と記入）
- ④ 共同住宅や開発地など、部屋番号や宅地番号が  
ある場合は記入
- ⑤ 指定給水装置工事事業者名を記入  
（代表者などは記入しないこと）
- ⑥ 選任の給水装置工事主任技術者を記入
- ⑦ 工事場所の地名地番を記入
- ⑧ 使用材料を記入  
メーターより2次側の配管継手  
（エルボやソケット）は記入不要  
配管の名称及び数量は例の通り記入

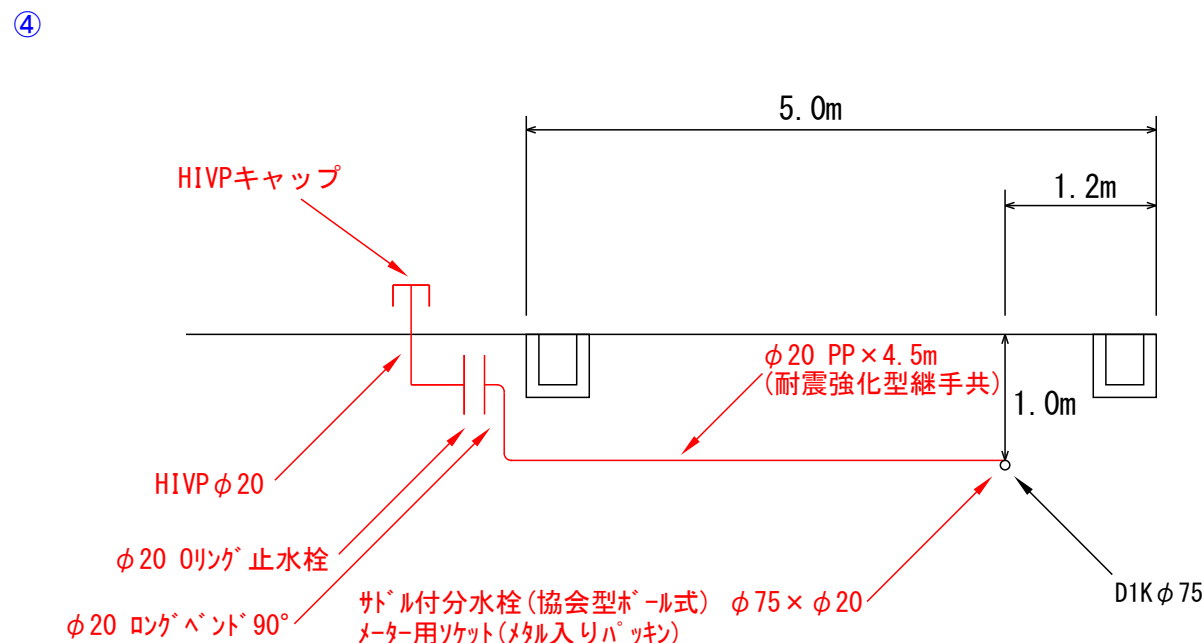


- ※ 記入漏れや間違いやすい項目
- ① 第一止水栓のオフセット
- ② 道路の記入(特に角地)
- ③ 配水本管の位置、管種管径
- ④ 給水の引込の場合は断面図記入

- ※ 止水栓ボックスの底板は、レンガ又はブロックを敷設すること。
- ※ 既設配水管が深い場合は、必要に応じて90°エルボ等の金属継手を使用し、立ち上げること。
- ※ 公道部分での給水管埋設深さは、管上で600mm（国道・府道は800mm）以上確保すること。  
ただし、道路管理者の指示がある場合は、それに従うこと。
- ※ ポリエチレン管に使用する金属継手はすべて耐震強化型(WSA B 011 適合品)とすること。
- ※ 引込管は本管及び接する道路に対して垂直に布設すること。
- ※ 第一止水栓からメーターまでの距離は1m以内にする。

臨時用給水工事　＜記入例＞


|                                                 |          |     |       |          |   |                     |
|-------------------------------------------------|----------|-----|-------|----------|---|---------------------|
| 給水装置工事しゅん工図<br>(配管図及び材料表)                       |          |     |       | 部屋（宅地）番号 | ① |                     |
| <div>水栓</div> <div>共用管 番号</div> <div>給水引込</div> |          |     |       | 指 定 業 者  | ② | 上水道設備㈱              |
| <div>12345</div>                                |          |     |       | 主任技術者    | ③ | 上水道 太郎              |
| 縮 尺                                             | ④ 1 : 〇〇 | 図 番 | ⑤ 1/1 | 工 事 場 所  | ⑥ | 和泉市〇〇町五丁目 4 番 1 1 号 |

| 名 称       | 色 (線 種)      | 凡 例                                                                                 |
|-----------|--------------|-------------------------------------------------------------------------------------|
| 新 設 給 水 管 | 赤(実線)        |  |
| 既 設 給 水 管 | 黒(実線)        |  |
| 撤 去 給 水 管 | 黒(実線の上に赤ハッチ) |  |
| 既 設 配 水 管 | 黒(破線)        |  |
| 貯 水 槽 以 下 | 緑            |  |

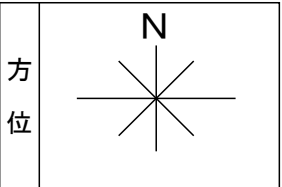[illegible]

(第1止水栓から給水装置末端まで)

- ① 水栓番号、共用管番号、給水引込番号  
がある場合は記入（既設水栓権利がある場合など）
- ② 縮尺を記入
- ③ 図面番号を記入  
（例：図面が3枚ある場合は1/3、2/3、3/3と記入）
- ④ 共同住宅や開発地など、部屋番号や宅地番号が  
ある場合は記入
- ⑤ 指定給水装置工事事業者名を記入  
（代表者などは記入しないこと）
- ⑥ 選任の給水装置工事主任技術者を記入
- ⑦ 工事場所の地名地番を記入
- ⑧ 使用材料を記入  
メーターより2次側の配管継手  
（エルボやソケット）は記入不要  
配管の名称及び数量は例の通り記入

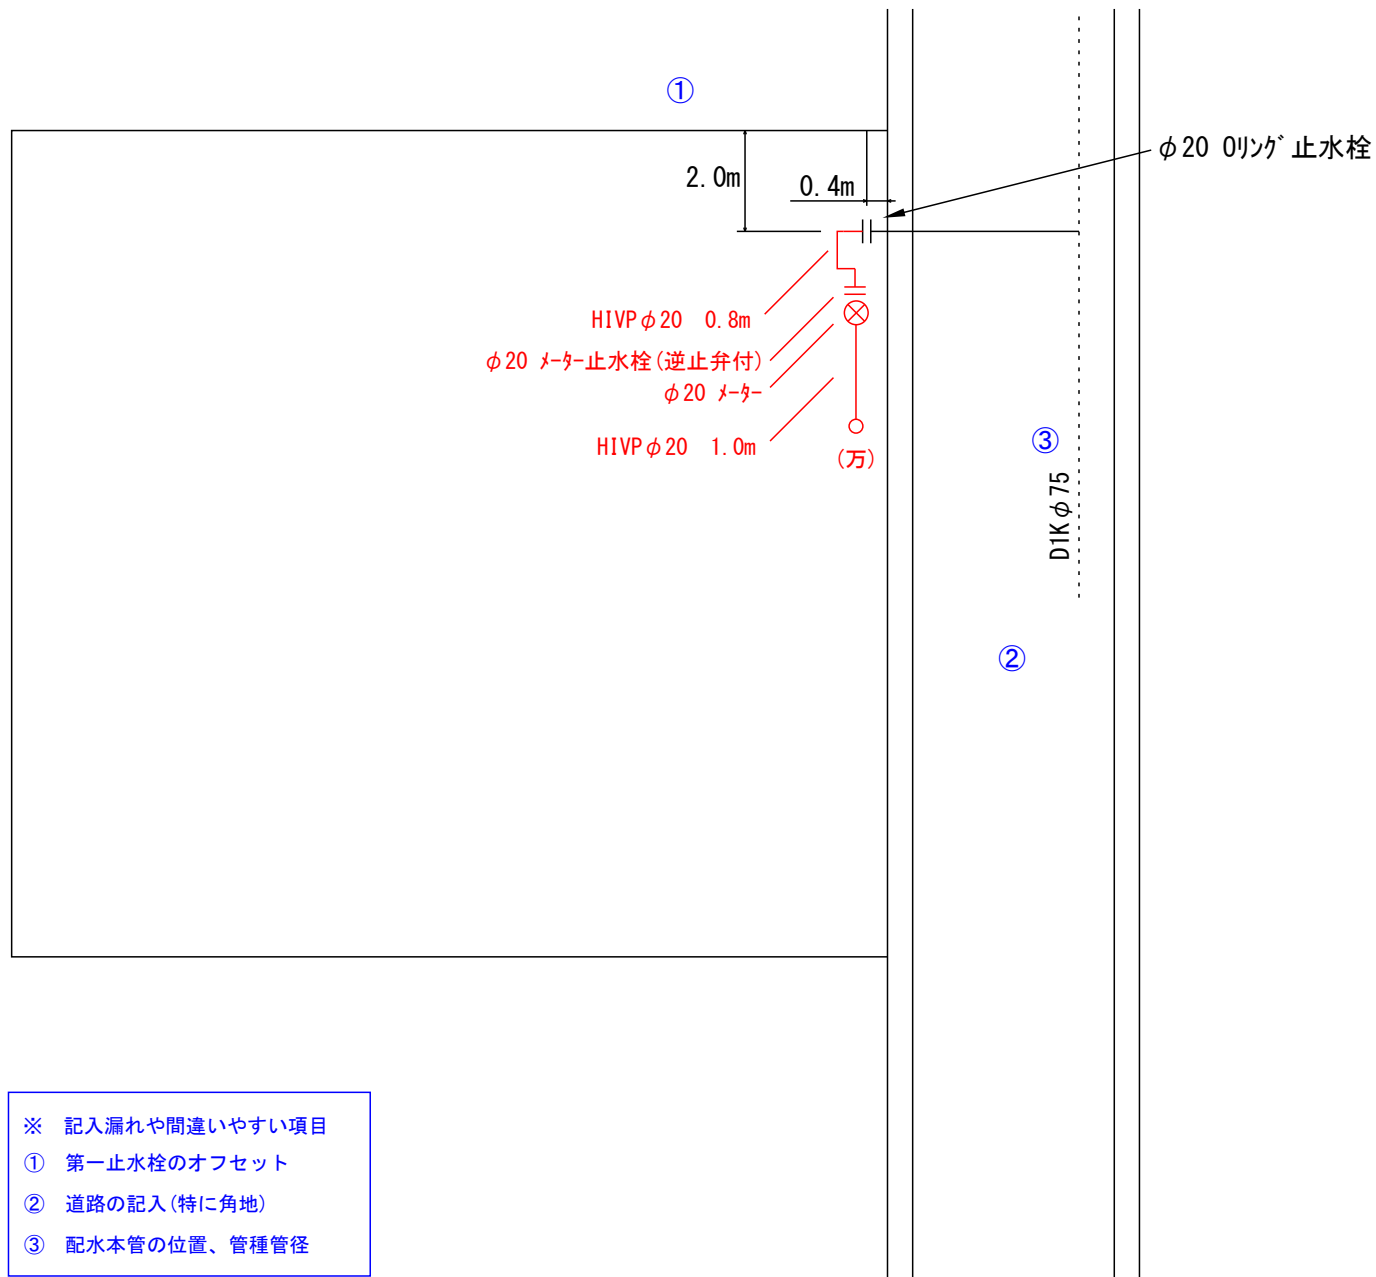


- ※ 記入漏れや間違いやすい項目
- ① 第一止水栓のオフセット
- ② 道路の記入(特に角地)
- ③ 配水本管の位置、管種管径

※ 臨時用の申請であってもライトエルボにて立上げ、立下げが必要です。

|                           |          |     |       |            |                       |
|---------------------------|----------|-----|-------|------------|-----------------------|
| 給水装置工事しゅん工図<br>(配管図及び材料表) |          |     |       | 部屋 (宅地) 番号 | ㊦                     |
|                           |          |     |       | 指 定 業 者    | ㊥ 上水道設備㈱              |
| 水 栓<br>共用管 番 号<br>給水引込    |          | ㊦   | 12345 | 主任技術者      | ㊦ 上水道 太郎              |
| 縮 尺                       | ㊥ 1 : 〇〇 | 図 番 | ㊣ 1/1 | 工 事 場 所    | ㊧ 和泉市〇〇町五丁目 4 番 1 1 号 |

| 管の色分け     |              |                                                                                     |
|-----------|--------------|-------------------------------------------------------------------------------------|
| 名 称       | 色 (線 種)      | 凡 例                                                                                 |
| 新 設 給 水 管 | 赤(実線)        |  |
| 既 設 給 水 管 | 黒(実線)        |  |
| 撤 去 給 水 管 | 黒(実線の上に赤ハッチ) |  |
| 既 設 配 水 管 | 黒(破線)        |  |
| 貯 水 槽 以 下 | 緑            |  |

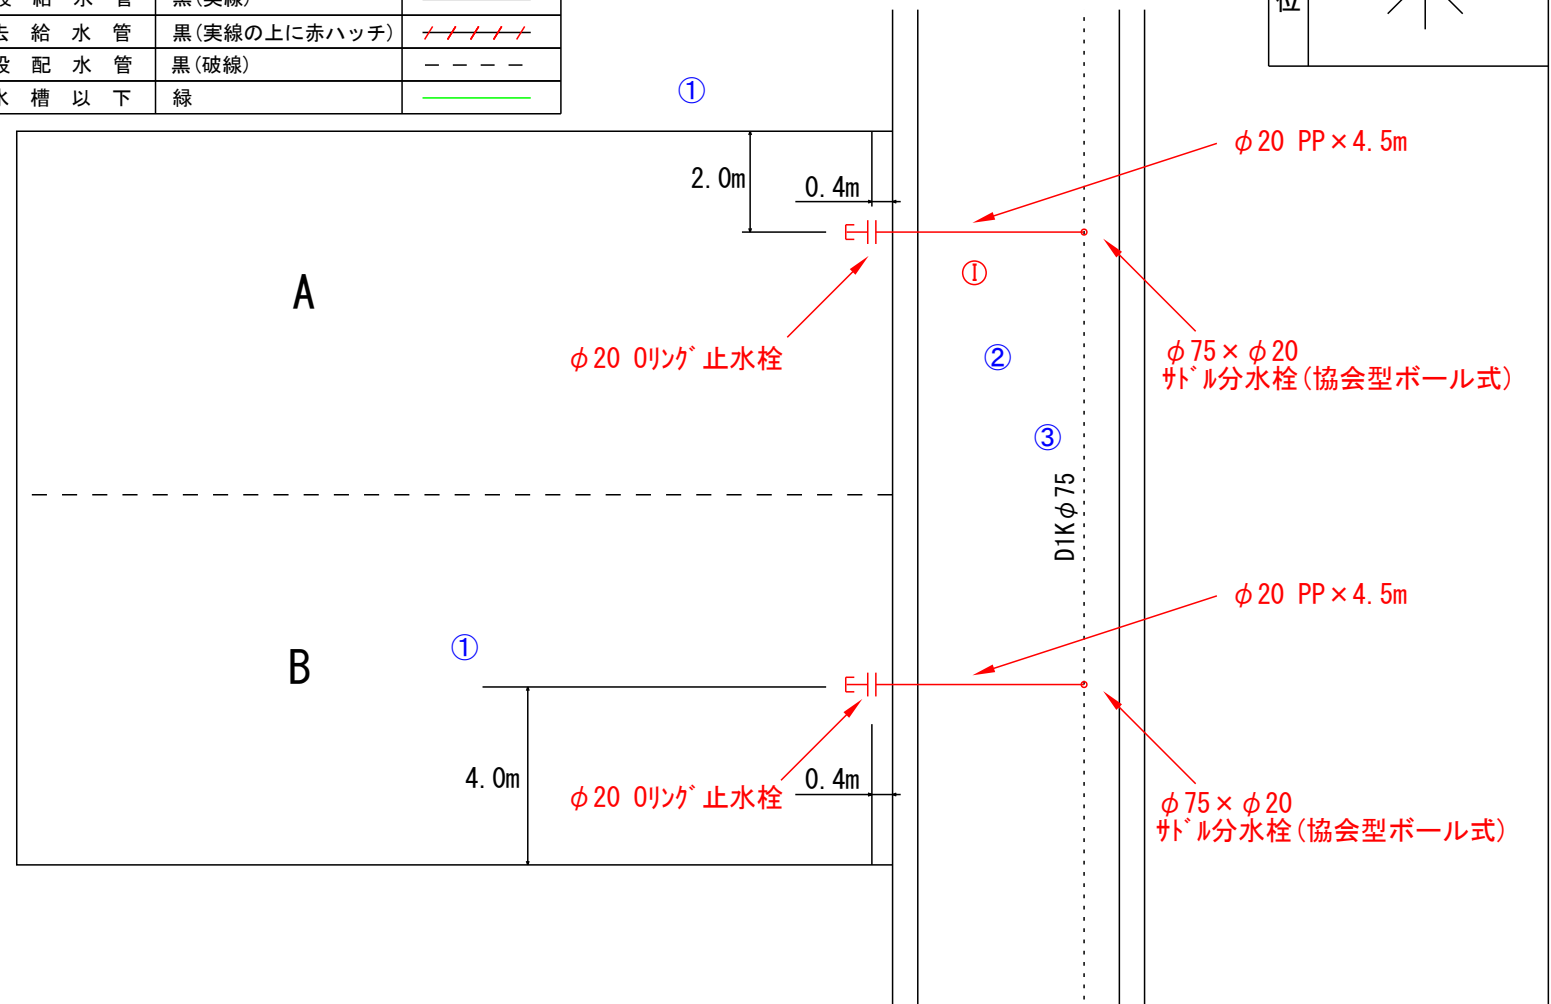[illegible]

④ 水栓番号、共用管番号、給水引込番号  
がある場合は記入(既設水栓権利がある場合など)

③縮尺を記入

④ 図面番号を記入  
(例：図面が3枚ある場合は1/3、2/3、3/3と記入)

④ 共同住宅や開発地など、部屋番号や宅地番号がある場合は記入

⑤ 指定給水装置工事事業者名を記入  
(代表者などは記入しないこと)


⑦選任の給水装置工事主任技術者を記入

⑥ 工事場所の地名地番を記入

④ 使用材料を記入  
メーターより2次側の配管継手  
(エルボやソケット)は記入不要  
配管の名称及び数量は例の通り記入

① 平面図は主要な材料のみ記入し、  
ロングベンド90°などの継手等は記入しない

④

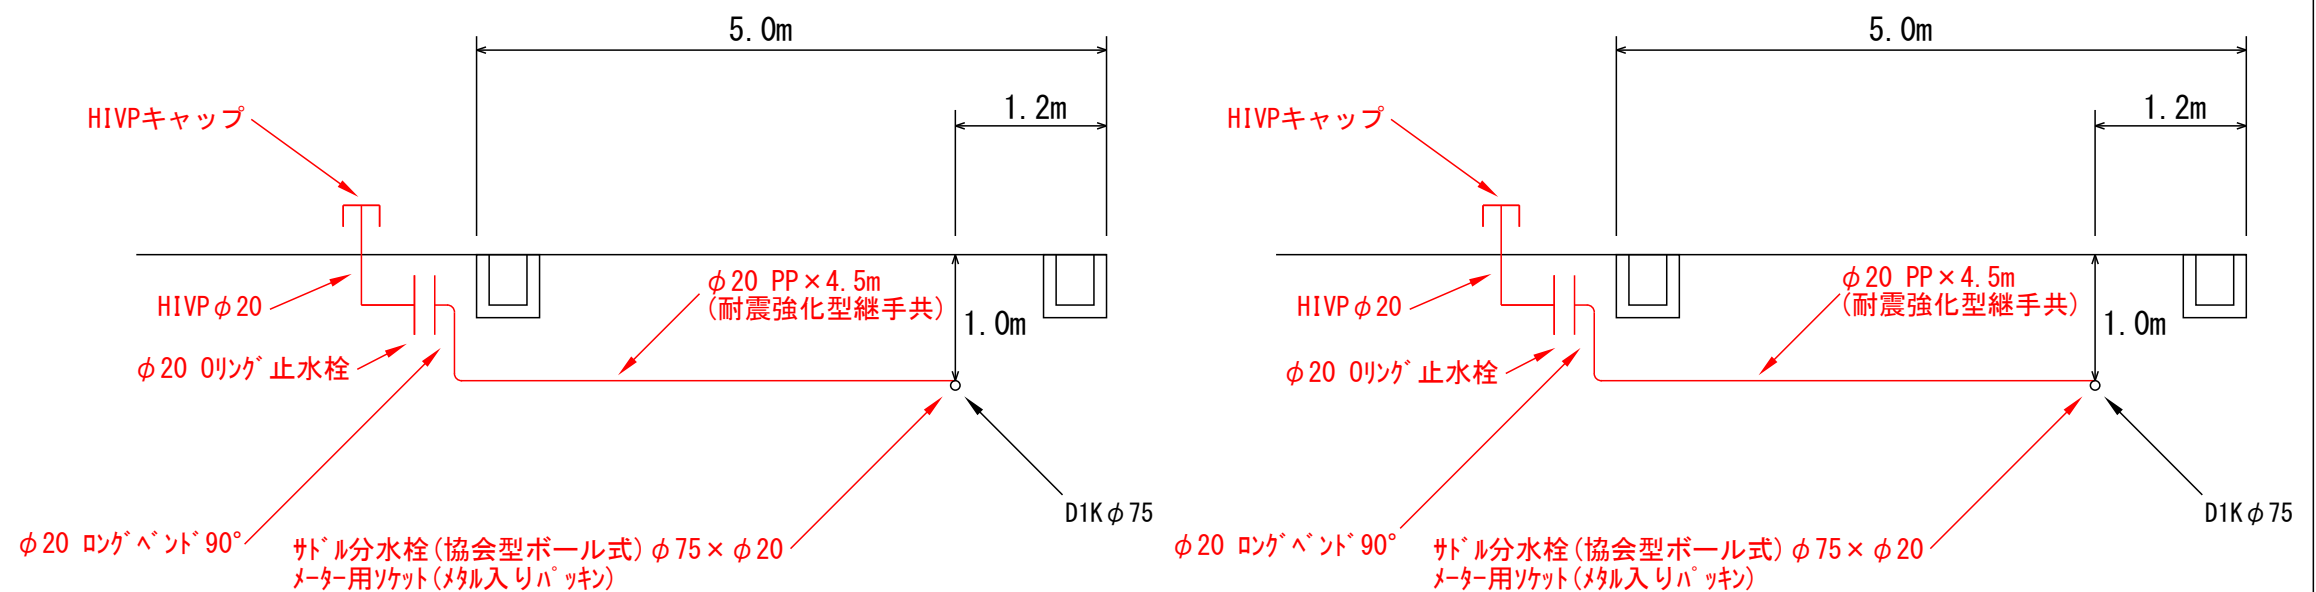

**A**

- ※ 記入漏れの多い項目
- ① 第一止水栓のオフセット
- ② 道路の記入(特に角地)
- ③ 配水本管の位置、管種管径
- ④ 給水の引込の場合は断面図

# B

- ※ 止水栓ボックスの底板は、レンガ又はブロックを敷設すること。
- ※ 既設配水管が深い場合は、必要に応じて90°エルボ等の金属継手を使用し、立ち上げること。
- ※ 公道部分での給水管埋設深さは、管上で600mm（国道・府道は800mm）以上確保すること。  
ただし、道路管理者の指示がある場合は、それに従うこと。
- ※ ポリエチレン管に使用する金属継手はすべて耐震強化型（WSA B 011 適合品）とすること。
- ※ 引込管は本管及び接する道路に対して垂直に布設すること。
- ※ 1m止水栓からメーターまでの距離は1m以内にすること。

## 一般用給水工事 <記入例>




|                                                  |          |     |       |          |                  |
|--------------------------------------------------|----------|-----|-------|----------|------------------|
| <div>給水装置工事しゅん工図</div> <div>(配管図及び材料表)</div>     |          |     |       | 部屋（宅地）番号 | ①                |
| <div>水栓</div> <div>共用管 番 号</div> <div>給水引込</div> |          |     |       | 指 定 業 者  | ② 上水道設備(株)       |
| <div>12345</div>                                 |          |     |       | 主任技術者    | ③ 上水道 太郎         |
| 縮 尺                                              | ④ 1 : 〇〇 | 図 番 | ⑤ 1/1 | 工 事 場 所  | ⑥ 和泉市〇〇町五丁目4番11号 |

[illegible]

(配水管分岐から給水装置末端まで)

- ① 水栓番号、共用管番号、給水引込番号  
がある場合は記入（既設水栓権利がある場合など）
- ② 縮尺を記入
- ③ 図面番号を記入  
（例：図面が3枚ある場合は1/3、2/3、3/3と記入）
- ④ 共同住宅や開発地など、部屋番号や宅地番号  
がある場合は記入
- ⑤ 指定給水装置工事事業者名を記入  
（代表者などは記入しないこと）
- ⑥ 選任の給水装置工事主任技術者を記入
- ⑦ 工事場所の地名地番を記入
- ⑧ 使用材料を記入  
メーターより2次側の配管継手  
（エルボやソケット）は記入不要  
配管の名称及び数量は例の通り記入

| 名 称       | 色 (線 種)      | 凡 例                                                                                 |
|-----------|--------------|-------------------------------------------------------------------------------------|
| 新 設 給 水 管 | 赤(実線)        |  |
| 既 設 給 水 管 | 黒(実線)        |  |
| 撤 去 給 水 管 | 黒(実線の上に赤ハッチ) |  |
| 既 設 配 水 管 | 黒(破線)        |  |
| 貯 水 槽 以 下 | 緑            |  |

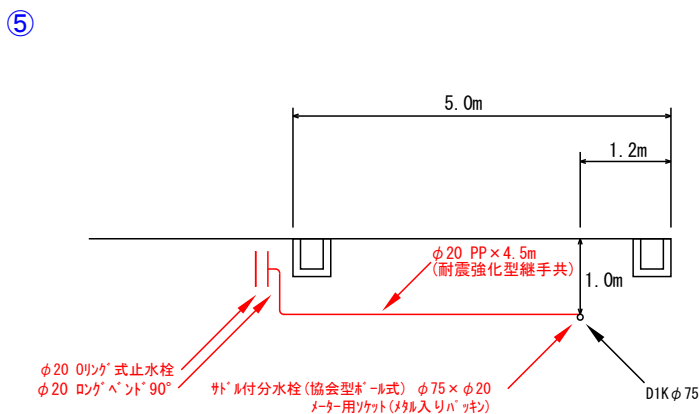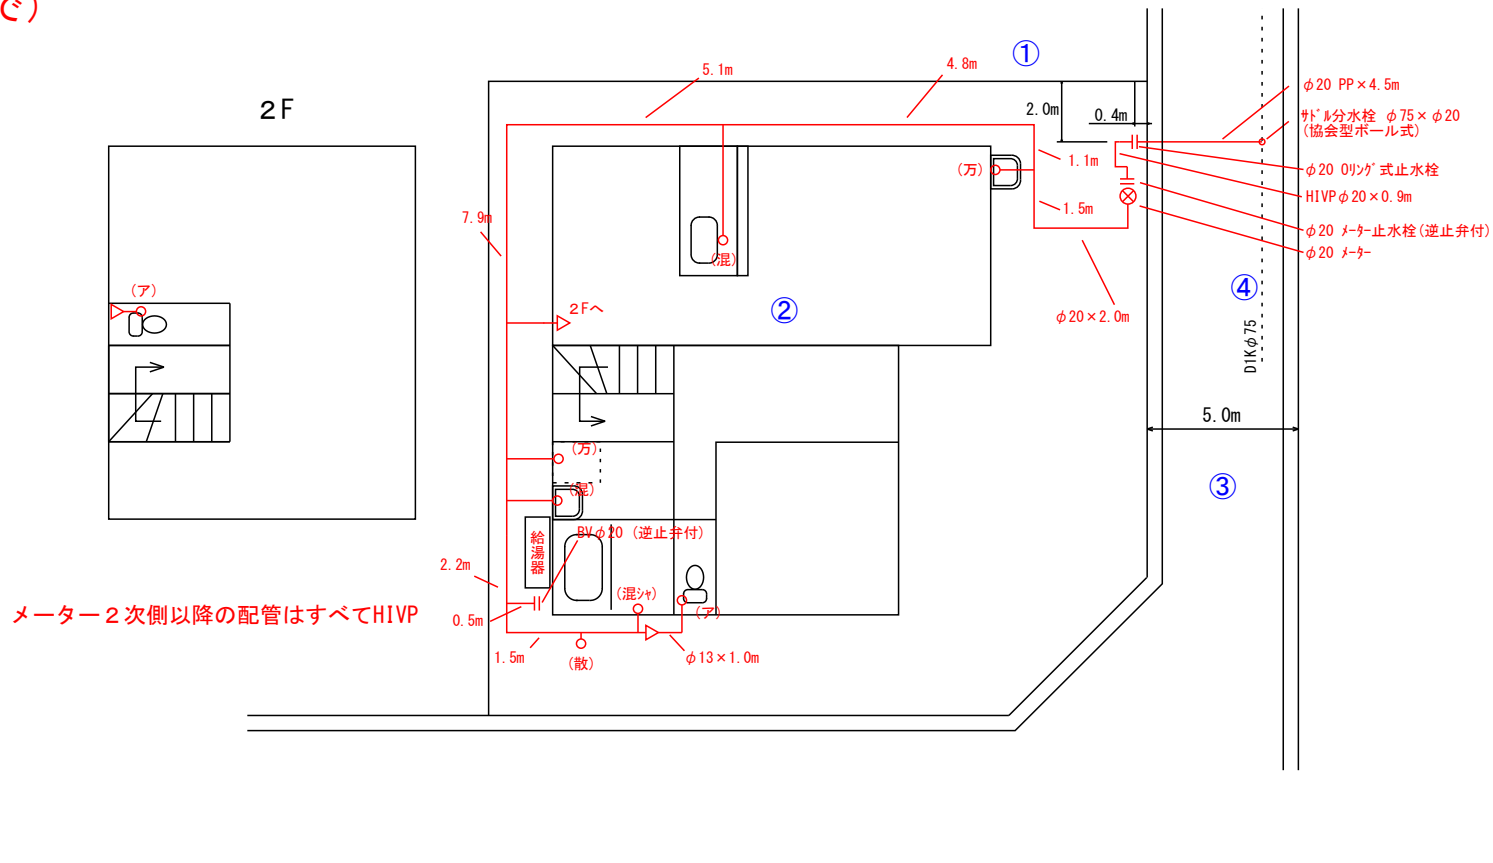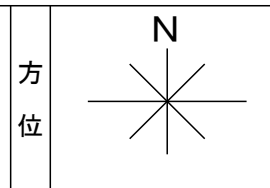

- ※ 記入漏れや間違いやすい項目
- ① 第一止水栓のオフセット
- ② 間取り(文字)を記入しない
- ③ 道路の記入(特に角地)
- ④ 配水本管の位置、管種管径
- ⑤ 給水の引込の場合は断面図記入
- ⑥ 立面図は記入不要

- ※ 止水栓ボックスの底板は、レンガ又はブロックを敷設すること。
- ※ 既設配水管が深い場合は、必要に応じて90°エルボ等の金属継手を使用し、立ち上げること。
- ※ 公道部分での給水管埋設深さは、管上で600mm（国道・府道は800mm）以上確保すること。  
ただし、道路管理者の指示がある場合は、それに従うこと。
- ※ ポリエチレン管に使用する金属継手はすべて耐震強化型（WSA B 011 適合品）とすること。
- ※ 引込管は本管及び接する道路に対して垂直に布設すること。
- ※ 第一止水栓からメーターまでの距離は1m以内にとすること。




一般用給水工事（臨時用給水からの改造）　＜記入例＞

|                                                   |          |          |       |                       |
|---------------------------------------------------|----------|----------|-------|-----------------------|
| <div>給水装置工事しゅん工図</div> <div>(配管図及び材料表)</div>      |          | 部屋（宅地）番号 |       | ①                     |
|                                                   |          | 指 定 業 者  |       | ② 上水道設備(株)            |
| <div>水 栓</div> <div>共用管 番 号</div> <div>給水引込</div> |          | 12345    |       | ③                     |
| 縮 尺                                               | ④ 1 : 〇〇 | 図 番      | ⑤ 1/1 | ⑥                     |
|                                                   |          | 工 事 場 所  |       | ⑦ 和泉市〇〇町五丁目 4 番 1 1 号 |

## 管の色分け


| 名 称       | 色 (線 種)      | 凡 例                                                                                 |
|-----------|--------------|-------------------------------------------------------------------------------------|
| 新 設 給 水 管 | 赤(実線)        |  |
| 既 設 給 水 管 | 黒(実線)        |  |
| 撤 去 給 水 管 | 黒(実線の上に赤ハッチ) |  |
| 既 設 配 水 管 | 黒(破線)        |  |
| 貯 水 槽 以 下 | 緑            |  |

方位

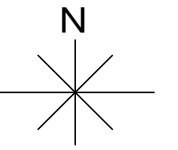[illegible]

(メーター2次側から給水装置末端まで)

- ① 水栓番号、共用管番号、給水引込番号  
がある場合は記入(既設水栓権利がある場合など)
- ② 縮尺を記入
- ③ 図面番号を記入  
(例：図面が3枚ある場合は1/3、2/3、3/3と記入)
- ④ 共同住宅や開発地など、部屋番号や宅地番号が  
ある場合は記入
- ⑤ 指定給水装置工事事業者名を記入  
(代表者などは記入しないこと)
- ⑥ 選任の給水装置工事主任技術者を記入
- ⑦ 工事場所の地名地番を記入
- ⑧ 使用材料を記入  
メーターより2次側の配管継手  
(エルボやソケット) は記入不要  
配管の名称及び数量は例の通り記入

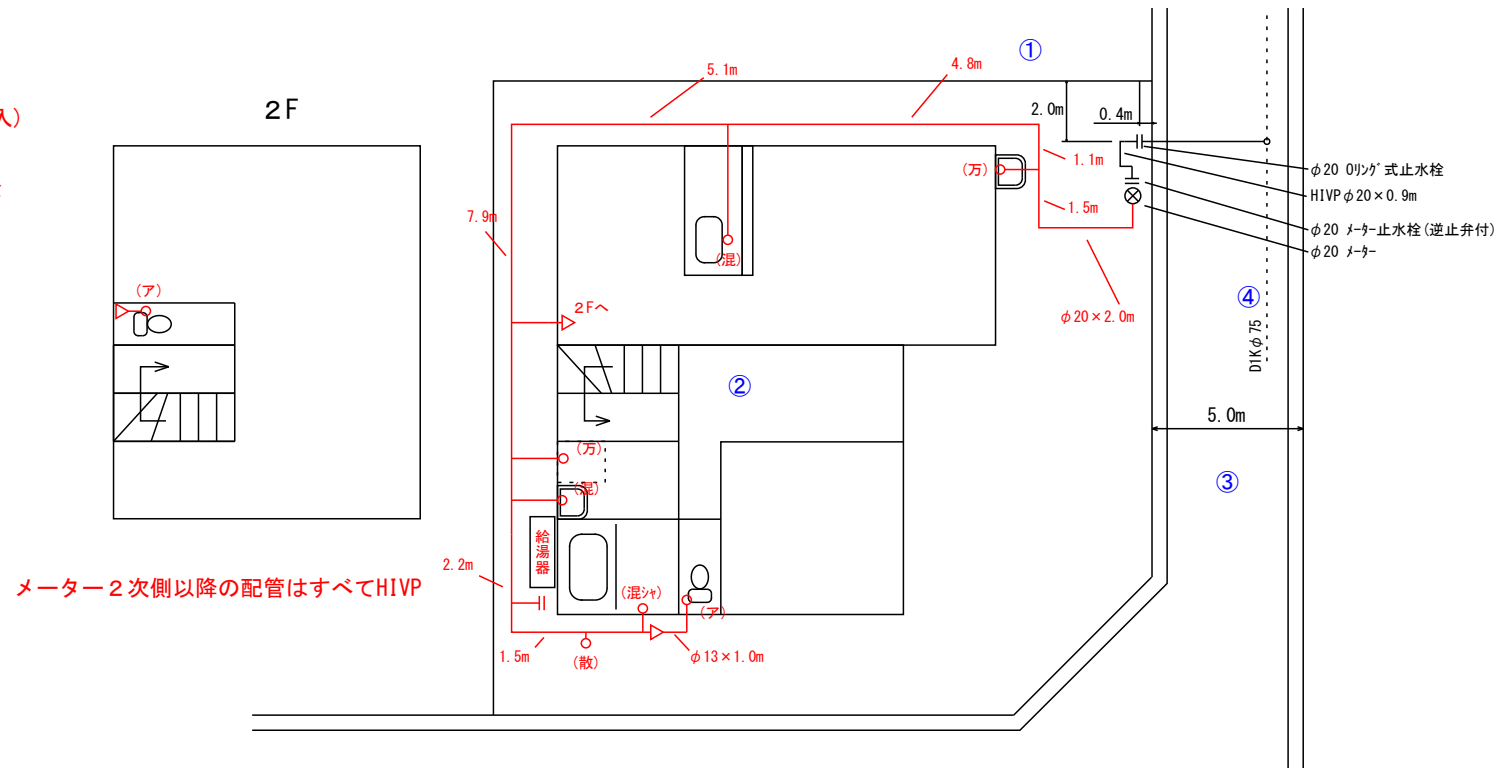

- ※ 記入漏れや間違いやすい項目
- ① 第一止水栓のオフセット
- ② 間取り(文字)を記入しない
- ③ 道路の記入(特に角地)
- ④ 配水本管の位置、管種管径
- ⑤ 立面図は記入不要

## 配水管等布設工事　＜記入例＞

給水装置工事しゅん工図

(配管図及び材料表)

水栓  
共用管  
番号

給水引込

縮尺

1:〇〇

図番

1/1

9999

1/1

部屋（宅地）番号

指定業者

主任技術者

工事場所

④

⑤

⑥

⑦

⑧

和泉市〇〇町五丁目4番11号

管の色分け

| 名称    | 色（線種）        | 凡例    |
|-------|--------------|-------|
| 新設給水管 | 赤（実線）        | —     |
| 既設給水管 | 黒（実線）        | —     |
| 撤去給水管 | 黒（実線の上に赤ハッチ） | ///   |
| 既設配水管 | 黒（破線）        | - - - |
| 貯水槽以下 | 緑            | —     |

④

⑤

⑥

⑦

⑧

⑨

⑩

⑪

⑫

⑬

⑭

⑮

⑯

⑰

⑱

⑲

⑳

㉑

㉒

㉓

㉔

㉕

㉖

㉗

㉘

㉙

㉚

㉛

㉜

㉝

㉞

㉟

㊱

㊲

㊳

㊴

㊵

㊶

㊷

㊸

㊹

㊺

㊻

㊼

㊽

㊾

㊿

主 要 使 用 材 料

| 名 称                 | ⑧ | 寸 法      | 数 量  |
|---------------------|---|----------|------|
| 不断水割T字管             | ① | φ150×φ75 | 2    |
| EFフランジ短管            | ② | φ75      | 2    |
| 水道配水用ポリエチレン管        | ③ | φ75      | 75.4 |
| ソフトシール仕切弁           | ④ | φ75      | 2    |
| EFソケット              | ⑤ | φ20      | 2    |
| 片受曲管45°             | ⑥ | φ20      | 3    |
| 両受曲管45°             | ⑦ | φ20      | 1    |
| 仕切弁BOX              | ⑧ | 25型      | 2    |
| サドル分水栓（協会型ボール式）     | ⑨ | φ75×φ20  | 17   |
| メーター用ソケット           | ⑩ | φ20      | 17   |
| ポリエチレン二層管（耐震強化型継手共） | ⑪ | φ20      | 40.0 |
| ロングベンド90°           | ⑫ | φ20      | 17   |
| Oリング止水栓             | ⑬ | φ20      | 17   |
| 止水栓ボックス             | ⑭ | H=400    | 17   |
| HIVP                | ⑮ | φ20      | 17.0 |
| HIVPエルボ             | ⑯ | φ20      | 17   |
| HIVPキャップ            | ⑰ | φ20      | 17   |
| 明示杭                 | ⑱ |          | 17   |
| 明示ピン                | ⑲ |          | 17   |
| エコ埋設標示アルタンシート       | ㉑ |          | 75.4 |

①

②

③

④

⑤

⑥

⑦

⑧

⑨

⑩

⑪

⑫

⑬

⑭

⑮

⑯

⑰

⑱

㉑

㉒

㉓

㉔

㉕

㉖

㉗

㉘

㉙

㉚

㉛

㉜

㉝

㉞

㉟

㊱

㊲

㊳

㊴

㊵

㊶

㊷

㊸

㊹

㊺

㊻

㊼

㊽

㊾

㊿

①

②

③

④

⑤

⑥

⑦

⑧

⑨

⑩

⑪

⑫

⑬

⑭

⑮

⑯

⑰

⑱

㉑

㉒

㉓

㉔

㉕

㉖

㉗

㉘

㉙

㉚

㉛

㉜

㉝

㉞

㉟

㊱

㊲

㊳

㊴

㊵

㊶

㊷

㊸

㊹

㊺

㊻

㊼

㊽

㊾

㊿

①

②

③

④

⑤

⑥

⑦

⑧

⑨

⑩

⑪

⑫

⑬

⑭

⑮

⑯

⑰

⑱

㉑

㉒

㉓

㉔

㉕

㉖

㉗

㉘

㉙

㉚

㉛

㉜

㉝

㉞

㉟

㊱

㊲

㊳

㊴

㊵

㊶

㊷

㊸

㊹

㊺

㊻

㊼

㊽

㊾

㊿

①

②

③

④

⑤

⑥

⑦

⑧

⑨

⑩

⑪

⑫

⑬

⑭

⑮

⑯

⑰

⑱

㉑

㉒

㉓

㉔

㉕

㉖

㉗

㉘

㉙

㉚

㉛

㉜

㉝

㉞

㉟

㊱

㊲

㊳

㊴

㊵

㊶

㊷

㊸

㊹

㊺

㊻

㊼

㊽

㊾

㊿

①

②

③

④

⑤

⑥

⑦

⑧

⑨

⑩

⑪

⑫

⑬

⑭

⑮

⑯

⑰

⑱

㉑

㉒

㉓

㉔

㉕

㉖

㉗

㉘

㉙

㉚

㉛

㉜

㉝

㉞

㉟

㊱

㊲

㊳

㊴

㊵

㊶

㊷

㊸

㊹

㊺

㊻

㊼

㊽

㊾

㊿

①

②

③

④

⑤

⑥

⑦

⑧

⑨

⑩

⑪

⑫

⑬

⑭

⑮

⑯

⑰

⑱

㉑

㉒

㉓

㉔

㉕

㉖

㉗

㉘

㉙

㉚

㉛

㉜

㉝

㉞

㉟

㊱

㊲

㊳

㊴

㊵

㊶

㊷

㊸

㊹

㊺

㊻

㊼

㊽

㊾

㊿

①

②

③

④

⑤

⑥

⑦

⑧

⑨

⑩

⑪

⑫

⑬

⑭

⑮

⑯

⑰

⑱

㉑

㉒

㉓

㉔

㉕

㉖

㉗

㉘

㉙

㉚

㉛

㉜

㉝

㉞

㉟

㊱

㊲



|                           |         |     |       |          |                  |          |
|---------------------------|---------|-----|-------|----------|------------------|----------|
| 給水装置工事しゅん工図<br>(配管図及び材料表) |         |     |       | 部屋（宅地）番号 | ① 共用管            |          |
| 水 栓<br>共用管 番 号<br>給水引込    |         |     |       | 1234     | 指 定 業 者          | ② 上水道設備㈱ |
|                           |         |     |       |          | 主任技術者            | ③ 上水道 太郎 |
| 縮 尺                       | ④ 1:250 | 図 番 | ⑤ 1/3 | 工 事 場 所  | ⑥ 和泉市〇〇町五丁目4番11号 |          |

| 名 称       | 色 (線 種)      | 凡 例                                                                                 |
|-----------|--------------|-------------------------------------------------------------------------------------|
| 新 設 給 水 管 | 赤(実線)        |  |
| 既 設 給 水 管 | 黒(実線)        |  |
| 撤 去 給 水 管 | 黒(実線の上に赤ハッチ) |  |
| 既 設 配 水 管 | 黒(破線)        |  |
| 貯 水 槽 以 下 | 緑            |  |

|    |                                                                                     |
|----|-------------------------------------------------------------------------------------|
| 方位 |  |
|----|-------------------------------------------------------------------------------------|

[illegible]

0リング止水栓 φ25

PP φ25 1.0m

PP片落ち φ40×φ25

PP φ40 13.5m

204号 104号 203号 103号

HIVP φ25 1.0m ドレン

φ20 メーター止水栓×4 (逆止弁付)

各引込に部屋番号を記入

PP片落ち φ50×φ40

PP φ50 13.5m

202号 102号 201号 101号 共用

φ20 メーター止水栓×5 (逆止弁付)

青銅製式弁式止水栓 φ50

PP φ50

②

③

D1K φ75

104号 103号 102号 101号


⑧ 使用材料を記入  
メーターより2次側の配管継手  
(エルボやソケット)は記入不要  
配管の名称及び数量は例の通り記入

※ 共用管の埋設深さは、管上で300mm以上確保すること。


|                           |         |        |       |          |                  |
|---------------------------|---------|--------|-------|----------|------------------|
| 給水装置工事しゅん工図<br>(配管図及び材料表) |         |        |       | 部屋(宅地)番号 | ① 共用管            |
|                           |         |        |       | 指 定 業 者  | ② 上水道設備㈱         |
| 水 栓<br>共用管 番 号<br>給水引込    |         | ③ 1234 | 主任技術者 | ④ 上水道 太郎 |                  |
| 縮 尺                       | ⑤ 1:250 | 図 番    | ⑥ 1/3 | 工 事 場 所  | ⑦ 和泉市〇〇町五丁目4番11号 |

| 名 称       | 色 (線 種)      | 凡 例                                                                                 |
|-----------|--------------|-------------------------------------------------------------------------------------|
| 新 設 給 水 管 | 赤(実線)        |  |
| 既 設 給 水 管 | 黒(実線)        |  |
| 撤 去 給 水 管 | 黒(実線の上に赤ハッチ) |  |
| 既 設 配 水 管 | 黒(破線)        |  |
| 貯 水 槽 以 下 | 緑            |  |

|    |                                                                                     |
|----|-------------------------------------------------------------------------------------|
| 方位 |  |
|----|-------------------------------------------------------------------------------------|

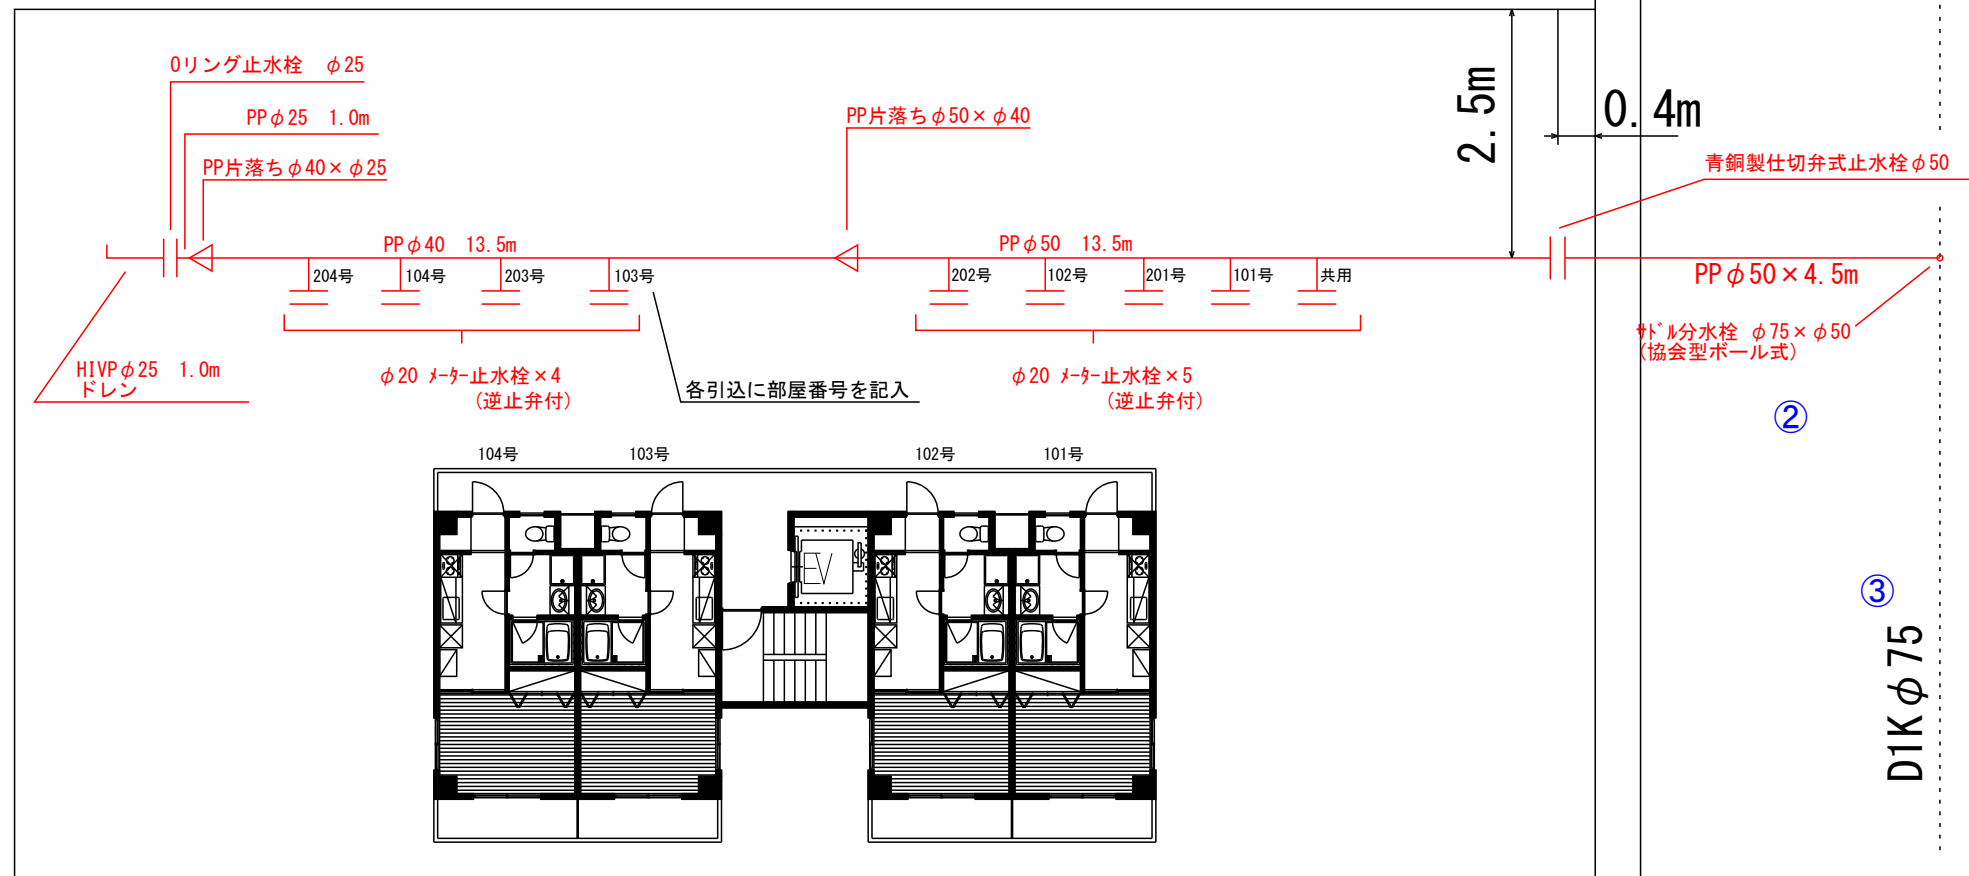[illegible]

- ① 水栓番号、共用管番号、給水引込番号  
がある場合は記入(既設水栓権利がある場合など)
- ② 縮尺を記入
- ③ 図面番号を記入  
(例：図面が3枚ある場合は1/3、2/3、3/3と記入)
- ④ 共同住宅や開発地など、部屋番号や宅地番号が  
ある場合は記入
- ⑤ 指定給水装置工事事業者名を記入  
(代表者などは記入しないこと)
- ⑥ 選任の給水装置工事主任技術者を記入
- ⑦ 工事場所の地名地番を記入
- ⑧ 使用材料を記入  
メーターより2次側の配管継手  
(エルボやソケット)は記入不要  
配管の名称及び数量は例の通り記入

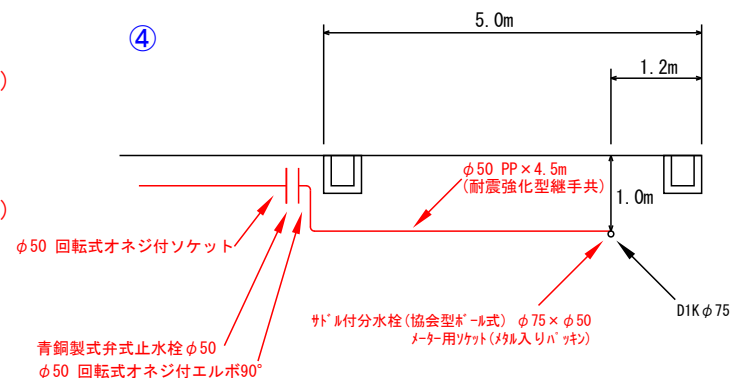

- ※ 記入漏れや間違いやすい項目
- ① 第一止水栓のオフセット
- ② 道路の記入(特に角地)
- ③ 配水本管の位置、管種管径
- ④ 立面図は記入不要


- ※ 止水栓ボックスの底板は、レンガ又はブロックを敷設すること。
- ※ 既設配水管が深い場合は、必要に応じて90°エルボ等の金属継手を使用し、立ち上げること。
- ※ 公道部分での給水管埋設深さは、管上で600mm（国道・府道は800mm）以上確保すること。  
ただし、道路管理者の指示がある場合は、それに従うこと。
- ※ ポリエチレン管に使用する金属継手はすべて耐震強化型（WSA B 011 適合品）とすること。
- ※ 引込管は本管及び接する道路に対して垂直に布設すること。
- ※ 共用管の埋設深さは、管上で300mm以上確保すること。

共同住宅等 共用管布設 <記入例>


|                                                  |         |     |         |          |                  |
|--------------------------------------------------|---------|-----|---------|----------|------------------|
| <div>給水装置工事しゅん工図</div> <div>(配管図及び材料表)</div>     |         |     |         | 部屋（宅地）番号 | ① 101号～104号、共用栓  |
| <div>水栓</div> <div>共用管 番 号</div> <div>給水引込</div> |         |     |         | 指 定 業 者  | ② 上水道設備㈱         |
| <div>③</div> <div>4321～4325</div>                |         |     |         | 主任技術者    | ④ 上水道 太郎         |
| 縮 尺                                              | ⑤ 1:250 | 図 番 | ⑥ 2 / 3 | 工 事 場 所  | ⑦ 和泉市〇〇町五丁目4番11号 |

## 管の色分け

| 名 称       | 色 (線 種)      | 凡 例                                                                                 |
|-----------|--------------|-------------------------------------------------------------------------------------|
| 新 設 給 水 管 | 赤(実線)        |  |
| 既 設 給 水 管 | 黒(実線)        |  |
| 撤 去 給 水 管 | 黒(実線の上に赤ハッチ) |  |
| 既 設 配 水 管 | 黒(破線)        |  |
| 貯 水 槽 以 下 | 緑            |  |

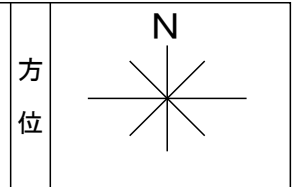[illegible]

(第 1 止水栓から給水装置末端まで)

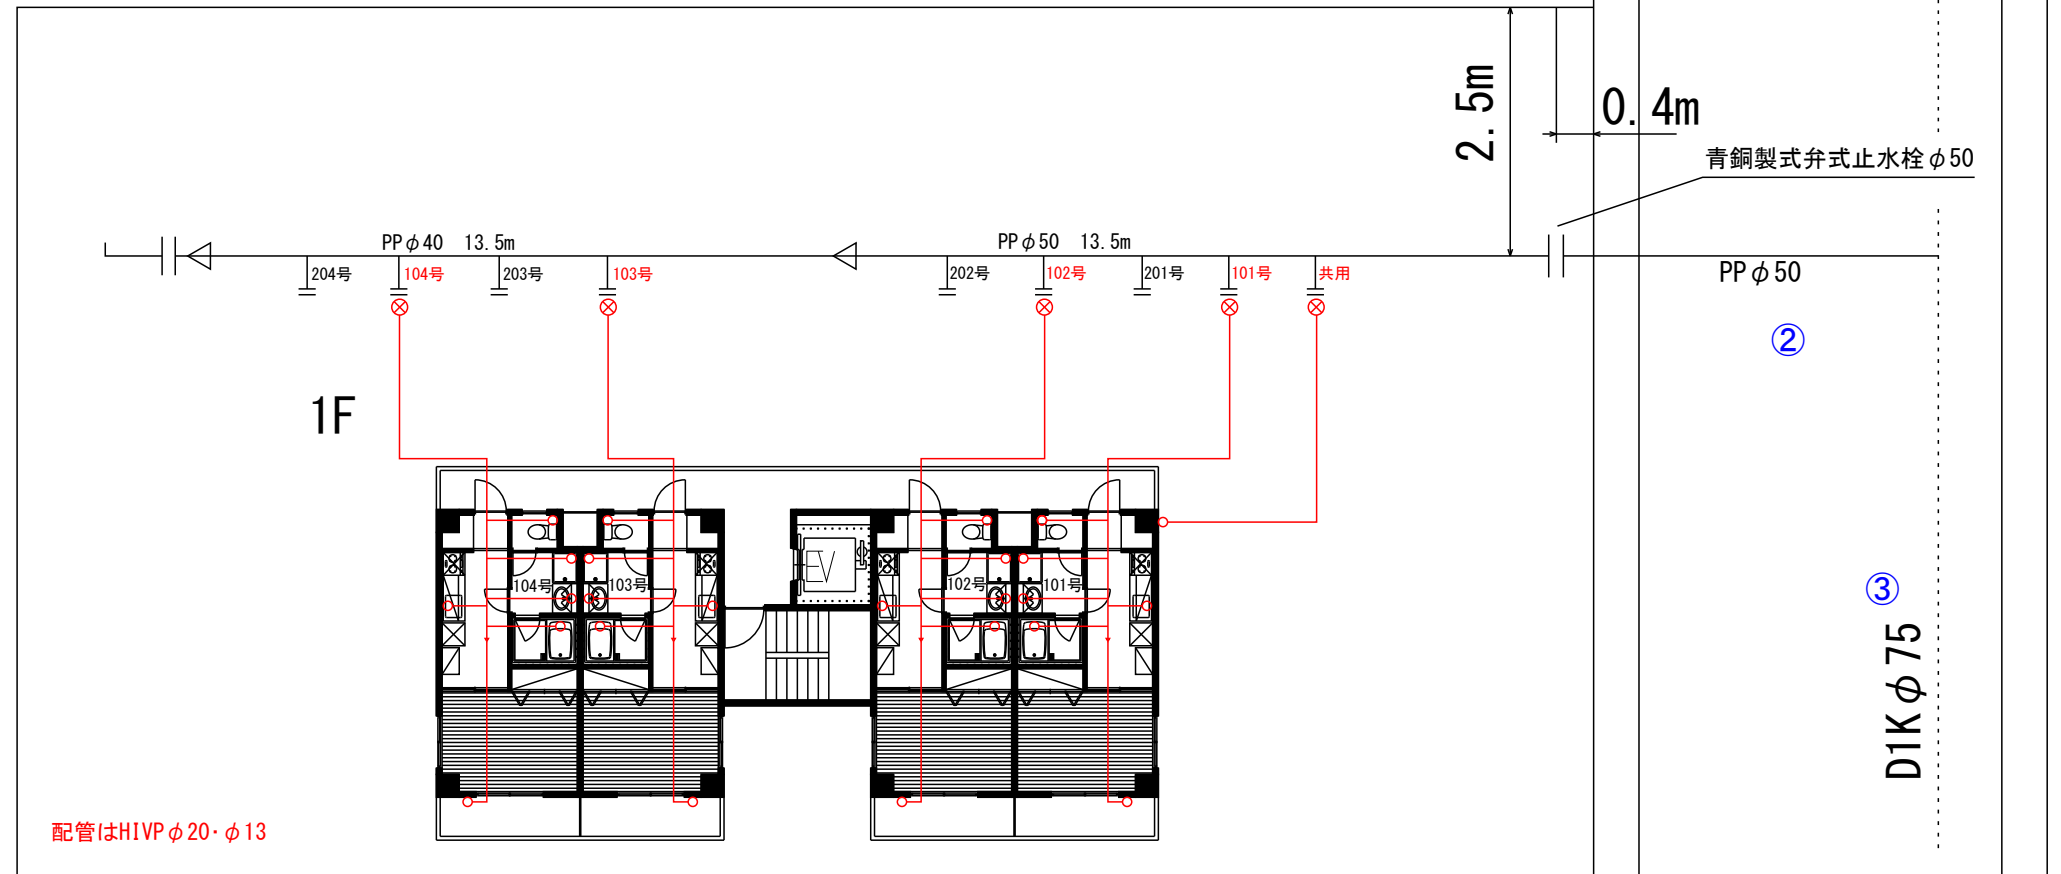

- ④ 水栓番号、共用管番号、給水引込番号  
がある場合は記入(既設水栓権利がある場合など)

- ③縮尺を記入

- ③ 図面番号を記入  
(例：図面が3枚ある場合は1/3、2/3、3/3と記入)

- ④ 共同住宅や開発地など、部屋番号や宅地番号がある場合は記入

- ⑤ 指定給水装置工事事業者名を記入  
(代表者などは記入しないこと)

- ⑦ 選任の給水装置工事主任技術者を記入

- ⑥ 工事場所の地名地番を記入

- ⑧ 使用材料を記入  
メーターより2次側の配管継手  
(エルボやソケット)は記入不要  
配管の名称及び数量は例の通り記入

- ※ 記入漏れや間違いやすい項目

- ① 第一止水栓のオフセット
- ② 道路の記入(特に角地)
- ③ 配水本管の位置、管種管径
- ④ 立面図は記入不要

※ 直結止水栓にプレート札を針金で付け、部屋番号等を示すこと。

|                           |         |                |            |                       |
|---------------------------|---------|----------------|------------|-----------------------|
| 給水装置工事しゅん工図<br>(配管図及び材料表) |         |                | 部屋 (宅地) 番号 | ㊦ 201号～204号           |
|                           |         |                | 指 定 業 者    | ㊥ 上水道設備(株)            |
| 水 栓<br>共用管 番 号<br>給水引込    |         | ㊦<br>4326～4329 | 主任技術者      | ㊦ 上水道 太郎              |
| 縮 尺                       | ㊥ 1:250 |                | 図 番        | ㊦ 3 / 3               |
|                           |         |                | 工 事 場 所    | ㊦ 和泉市〇〇町五丁目 4 番 1 1 号 |

|    |                                                                                     |
|----|-------------------------------------------------------------------------------------|
| 方位 |  |
|----|-------------------------------------------------------------------------------------|

(第 1 止水栓から給水装置末端まで)



- ※ 直結止水栓にプレート札を針金で付け、部屋番号等を示すこと。